


PIANTA PIANO TERRA - indicazione N° alunni  
scala 1:100

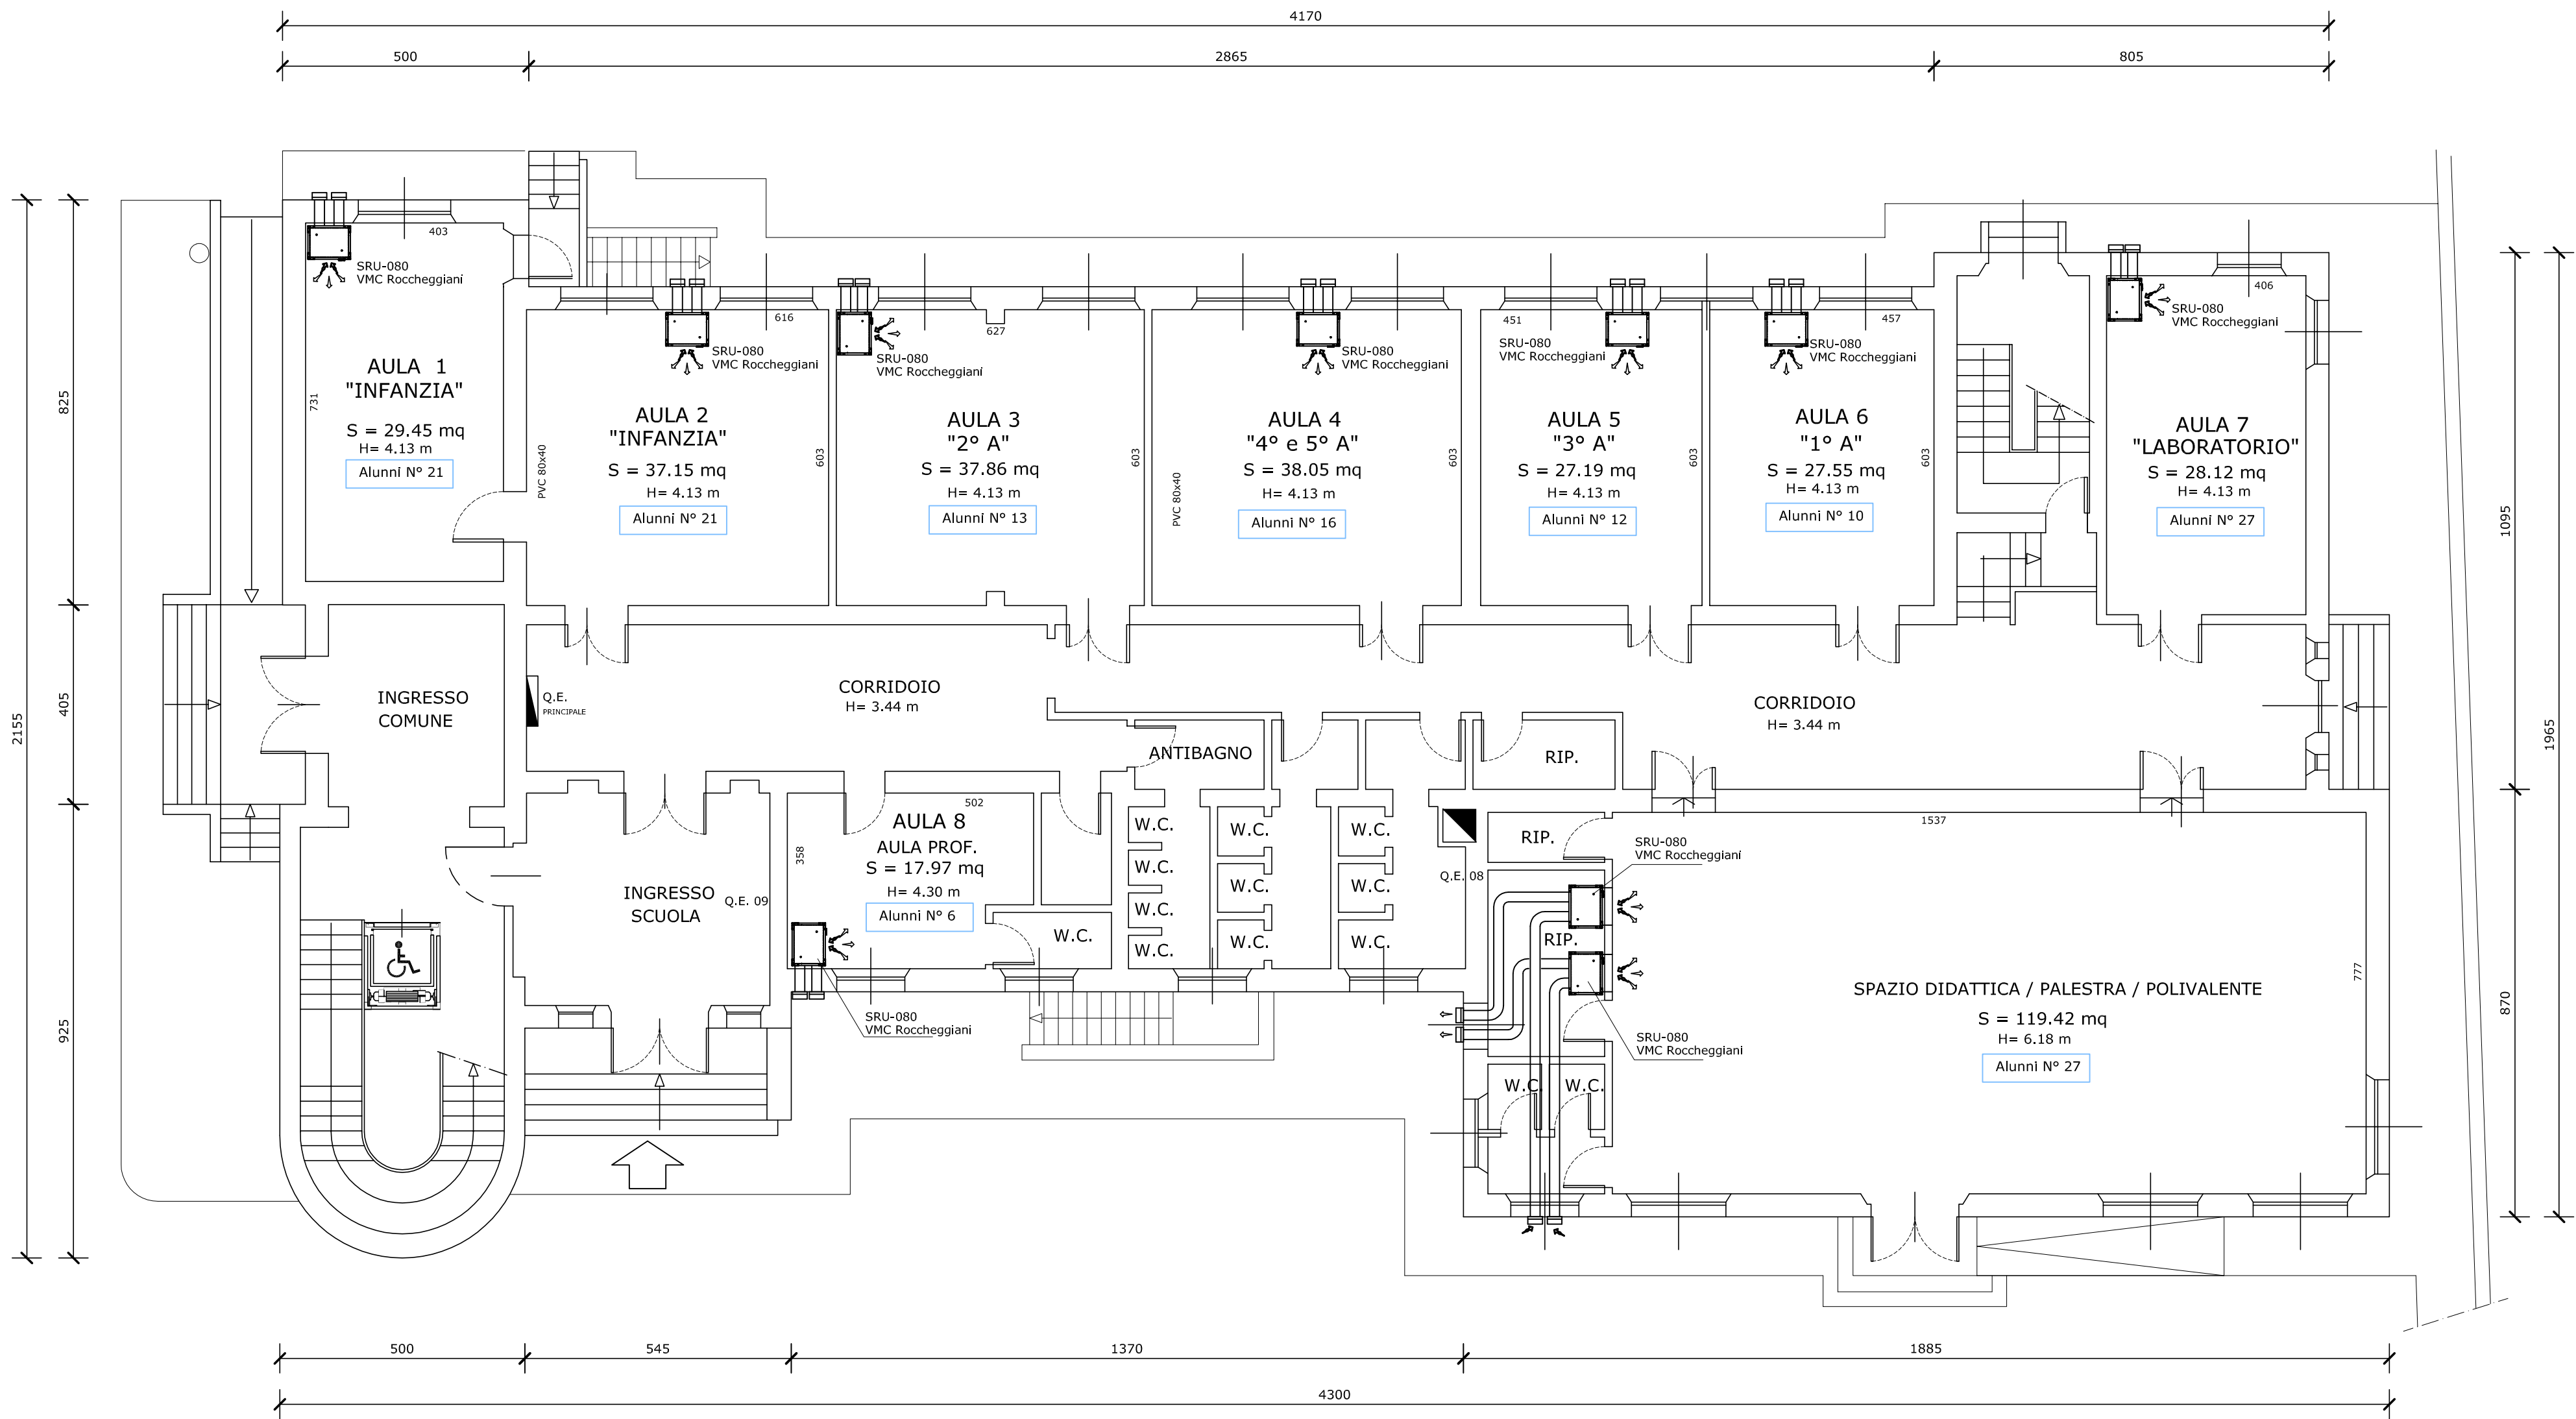

Comune di San Paolo di Jesi  
Piazza Domenico Ricci n.1, 60038 (AN)  
C.F. 82002630422 , P.IVA 00357730423

OPERE DI REALIZZAZIONE VENTILAZIONE  
MECCANICA CONTROLLATA VMC  
PRESSO PLESSO SCOLASTICO  
Scuola dell'Infanzia e Primaria "Luigi Scuppa "  
Piazza D. Ricci – 60038 San Paolo di Jesi (AN)

DOTT. ING. ANGELO BARTOLINI  
Bartolini Ingegneri associati  
Dott. Ing. Clito Bartolini  
Dott. Ing. Angelo Bartolini  
VIA ANCONA n. 8 , 60035 JESI (AN) TEL. 0731 207073  
FAX 0731 207073 – e\_mail: bartolini.ingegneri@gmail.com

